


SITUACE DOPRAVNÍHO ZNAČENÍ
1: 250.

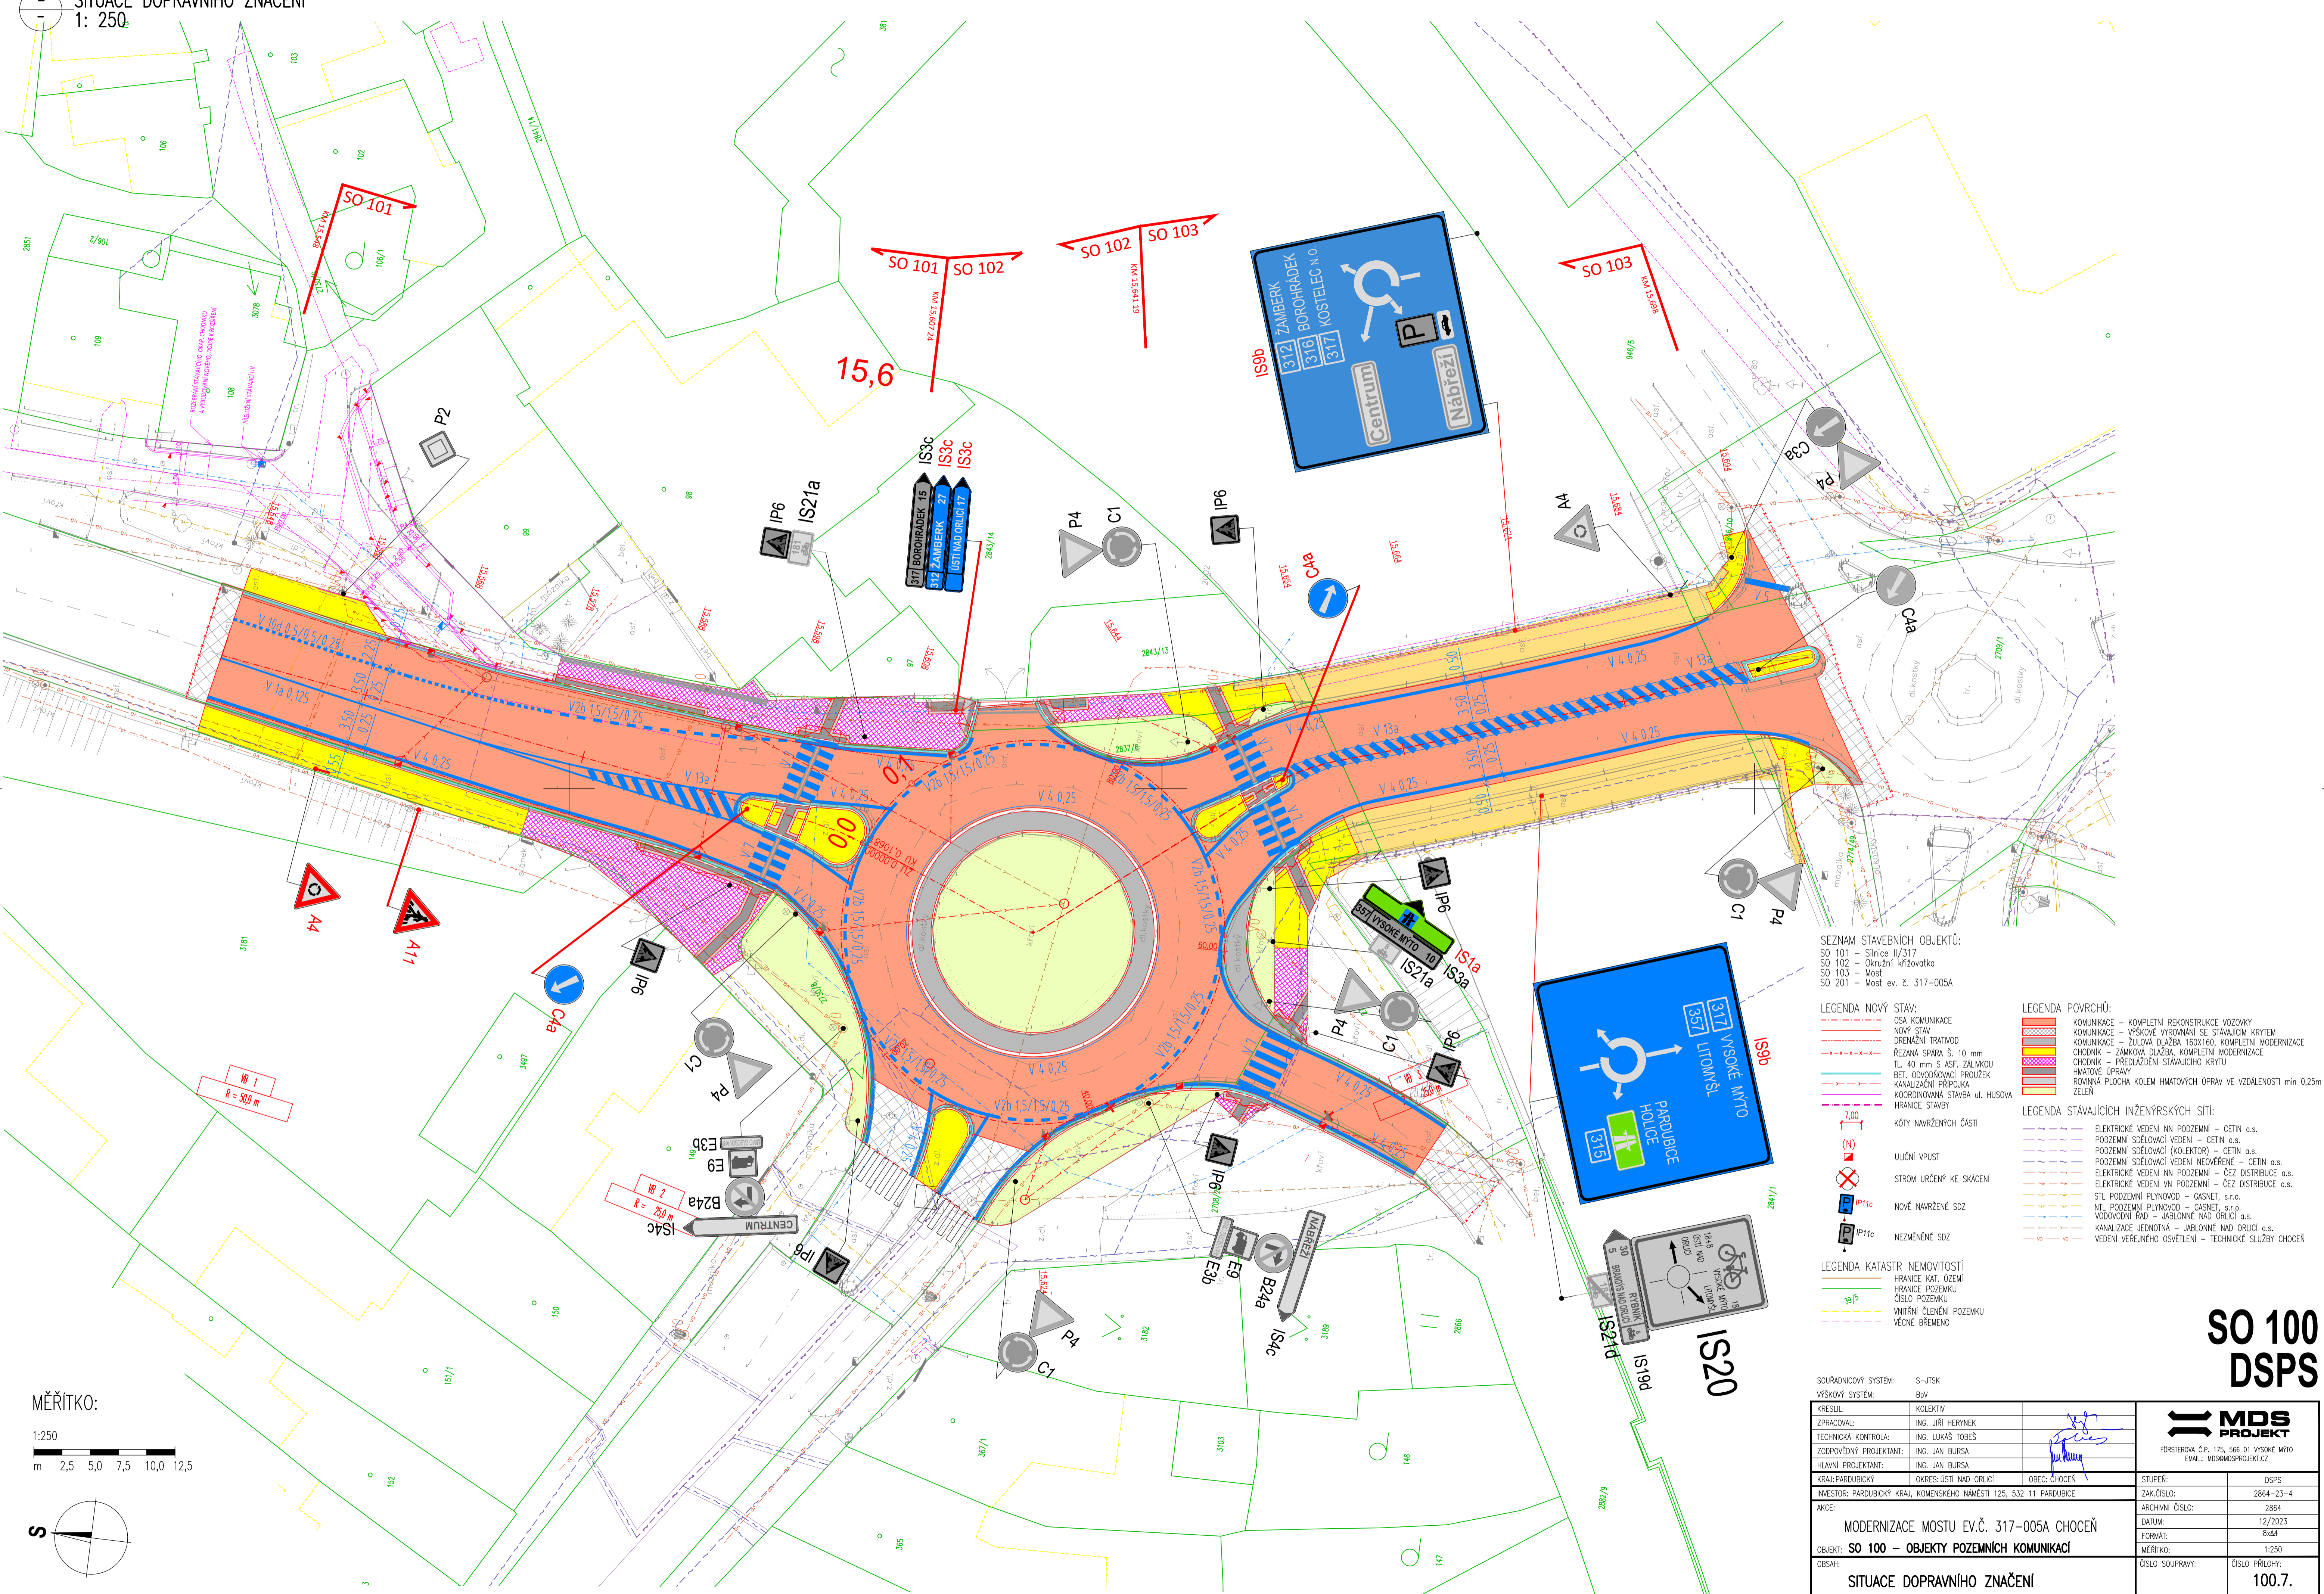


SEZNAM STAVEBNÍCH OBJEKTŮ:
 SO 101 – Sliční II/317
 SO 102 – Okružní křižovatka
 SO 103 – Most
 SO 201 – Most ev. č. 317-005A

LEGENDA NOVÝ STAV:
 OSA KOMUNIKACE
 DRENAŽNÍ TRATĚVOD
 REZANA SPÁRA Š. 10 mm
 TL. 40 mm S ASF. ZÁLIVKOU
 BET. ODVODŇOVACÍ PROUZEK
 KANALIZAČNÍ PŘÍPOJKA
 KOORDINOVANÁ STAVBA UL. HUSOVA
 HRANICE STAVBY
 KÓTY NAVRŽENÝCH ČÁSTÍ
 ULIČNÍ VPUST
 STROM URČENÝ KE SKÁCENÍ
 NOVÉ NAVRŽENÉ SDZ
 NEZMĚNĚNÉ SDZ

LEGENDA POVRCHŮ:
 KOMUNIKACE – KOMPLETNÍ REKONSTRUKCE VOZOVKY
 KOMUNIKACE – VÝŠKOVÉ VYROVNÁNÍ SE STAVAJÍCÍM KRYTÍM
 KOMUNIKACE – ŽULOVÁ DLAŽBA 160X160, KOMPLETNÍ MODERNIZACE
 CHODNÍK – ZÁMKOVÁ DLAŽBA, KOMPLETNÍ MODERNIZACE
 CHODNÍK – PŘEDLAŽENÍ STAVAJÍCÍHO KRYTÍ
 HMATOVÉ OPRAVY
 ROVNINÁ PLOCHA KOLEM HMATOVÝCH OPRAV VE VZDÁLENOSTI min 0,25m
 ZELEŇ
 LEGENDA STAVAJÍCÍCH INŽENÝRSKÝCH SÍTÍ:
 ELEKTRICKÉ VEDENÍ NN PODZEMNÍ – CETIN o.s.
 PODZEMNÍ SĎELOVACÍ VEDENÍ – CETIN o.s.
 PODZEMNÍ SĎELOVACÍ VEDENÍ – CETIN o.s.
 PODZEMNÍ SĎELOVACÍ VEDENÍ NEOVĚŘENÉ – CETIN o.s.
 ELEKTRICKÉ VEDENÍ NN PODZEMNÍ – ČEZ DISTRIBUCE a.s.
 ELEKTRICKÉ VEDENÍ VN PODZEMNÍ – ČEZ DISTRIBUCE a.s.
 STYL PODZEMNÍ PLYNOVOD – GASNET, s.r.o.
 VODOVODNÍ ŘÁD – JABLONNÉ NAD ORLÍCI o.s.
 KANALIZACE JEDNOTNÁ – JABLONNÉ NAD ORLÍCI o.s.
 VEDENÍ VEŘEJNÉHO OSVĚTLENÍ – TECHNICKÉ SLUŽBY CHOČEŇ

LEGENDA KATASTR NEMOVITOSTÍ
 HRANICE KAT. OZEMÍ
 HRANICE POZEMKU
 ČÍSLO POZEMKU
 VNITŘNÍ ČLENĚNÍ POZEMKU
 VEČNÉ BŘEMENO

SOUŘADNICOVÝ SYSTÉM: S-JTSK		VÝŠKOVÝ SYSTÉM: BpV	
KRESLIL:	KOLEKTIV	<p>MDS PROJEKT FOKSTEROVA ČP. 175, 556 01 VYSOKÉ MÝTO EMAIL: MDS@MDSPROJEKT.CZ</p>	
ZPRACOVAL:	ING. JIŘÍ HERYNEK		
TECHNICKÁ KONTROLA:	ING. LUKÁŠ TOBEŠ		
ZODPOVĚDNÝ PROJEKTANT:	ING. JAN BURSA		
Hlavní projektant:	ING. JAN BURSA		
KRAJ: PARDUBICKÝ	OKRES: ŮSTÍ NAD ORLÍCI	OBEC: CHOČEŇ	STUPEŇ: DSPS
INVESTOR: PARDUBICKÝ KRAJ, KOMENSKÉHO NÁMĚSTÍ 125, 532 11 PARDUBICE	ZAK.ČÍSLO: 2864-23-4	ARCHIVNÍ ČÍSLO: 2864	DATA: 12/2023
AKCE: MODERNIZACE MOSTU EV.Č. 317-005A CHOČEŇ	FORMÁT: 8x4	MĚŘÍTKO: 1:250	ČÍSLO SOUPRAVY: ČÍSLO PŘÍLOH: 100.7.
OBJEKT: SO 100 – OBJEKTY POZEMNÍCH KOMUNIKACÍ	SITUACE DOPRAVNÍHO ZNAČENÍ		

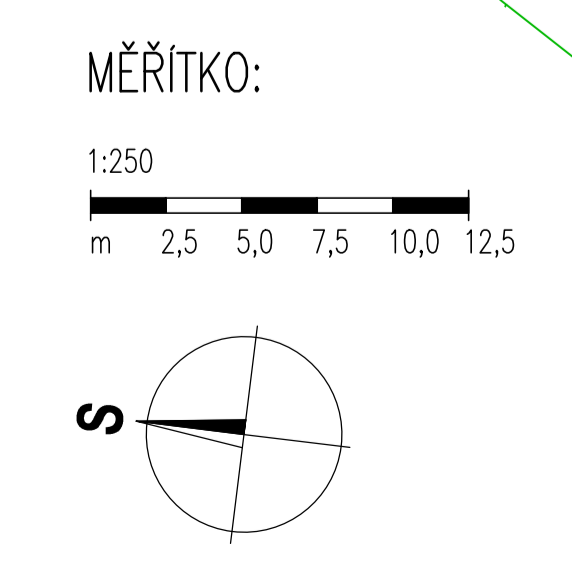

SO 100
DSPS