


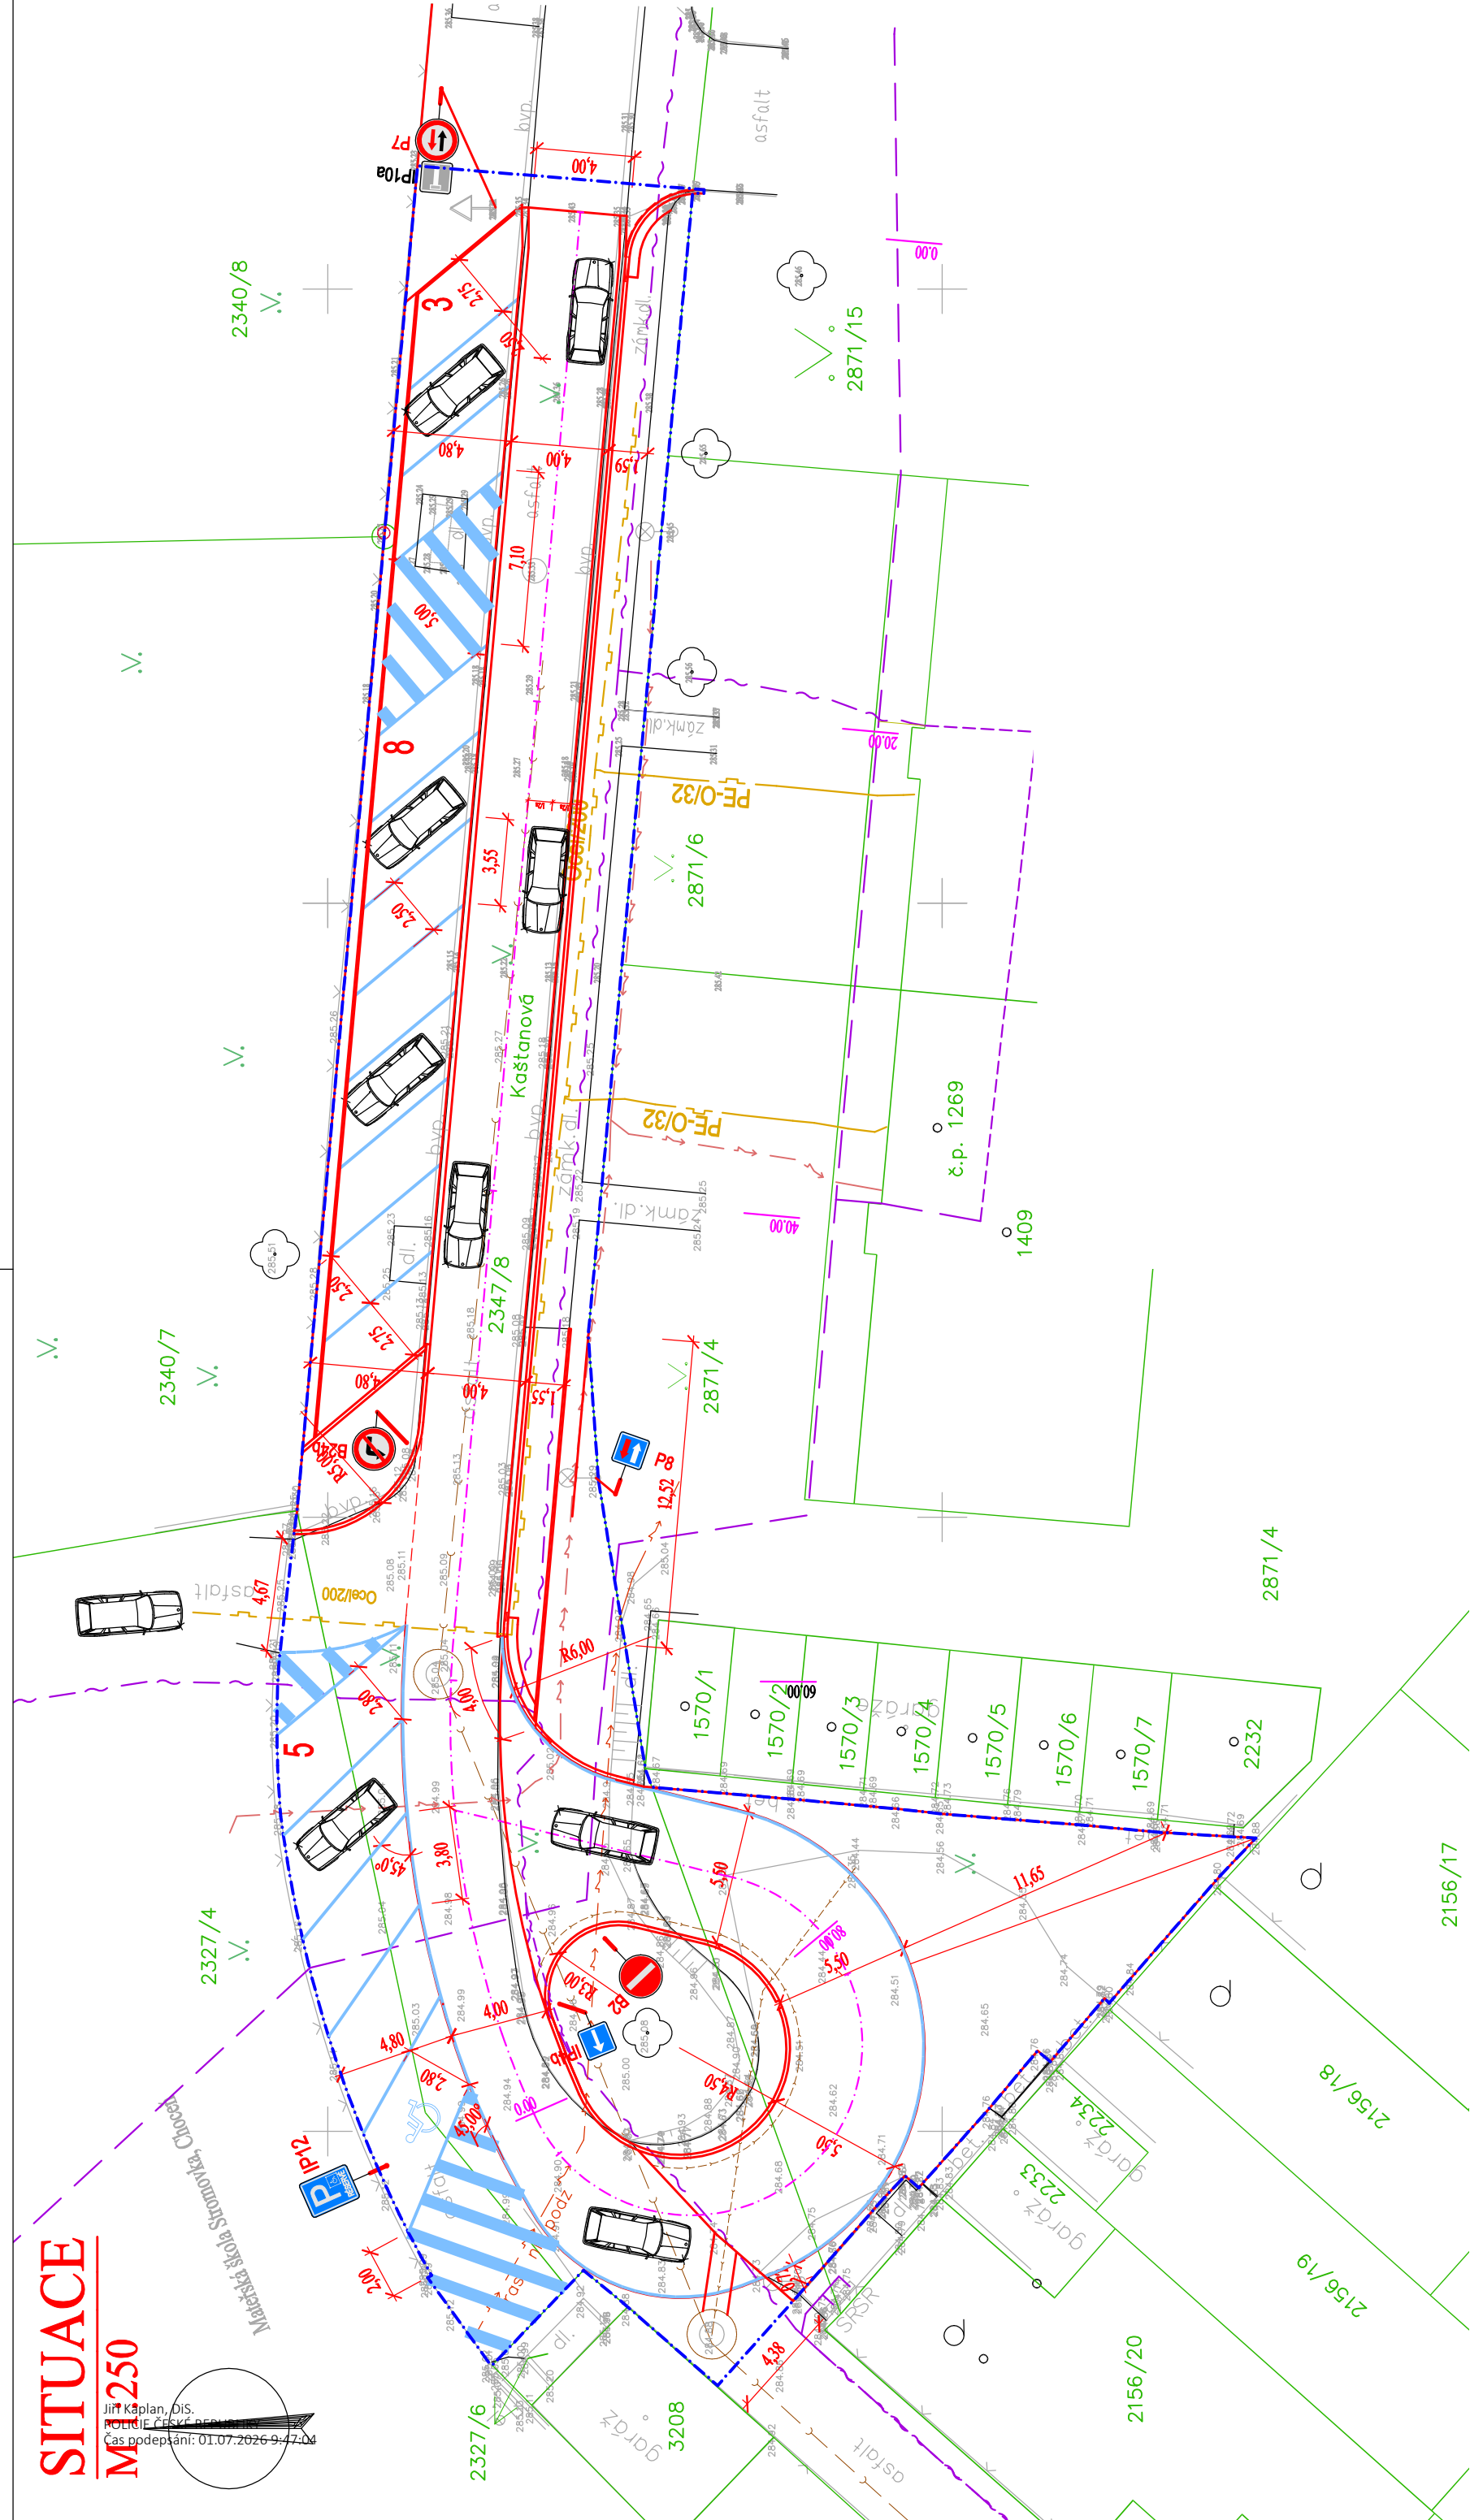

SEZNAM STAVEBNÍCH OBJEKTŮ

SO 101 ZPEVNĚNÉ PLOCHY

LEGENDA POVRCHŮ:

- STÁVAJÍCÍ KONSTRUKCE
- NOVÁ KONSTRUKCE

LEGENDA - STÁVAJÍCÍ STAV:

STÁVAJÍCÍ STAV
HRANICE PARCEL DLE KATASTRÁLNÍ MAPY
PARCELNÍ ČÍSLO DLE KATASTRÁLNÍ MAPY

2407/42

STÁVAJÍCÍ ZELEN

STÁVAJÍCÍ LAMPA VO

STÁVAJÍCÍ DOPRAVNÍ ZNAČENÍ



LEGENDA STÁVAJÍCÍCH INŽENÝRSKÝCH SÍTÍ:

- OPTICKÝ KABEL, HDPE TRUBKA NEBO SOUBĚH KABELŮ CETIN, a.s.
- ZAMĚŘENÝ PRŮBĚH I NEZAMĚŘENÝ PRŮBĚH
- METALICKÝ KABEL - PODZEMNÍ - NEZAMĚŘENÝ PRŮBĚH, CETIN, a.s.
- NEPROVOZOVANÉ SÍTĚ, CETIN, a.s.
- OPTICKÉ TRASY TMČZ I - T-mobile Czech Republic, a.s.
- PODZEMNÍ NN VEDENÍ - ČEZ DISTRIBUCE a.s.
- PODZEMNÍ KOMUNIKAČNÍ OPTICKÉ VEDENÍ - ČEZ TELCO INFRASTRUCTURE, s.r.o.
- KANALIZACE - VAK a.s.
- PODZEMNÍ VEDENÍ STL - GaaNet, s.r.o.

POZNÁMKA:

- ZÁKRESY INŽENÝRSKÝCH SÍTÍ JSOU POUZE ORIENTAČNÍ.
- PŘED ZAHÁJENÍM PRÁČ JE NUTNÉ VYTÝČENÍ INŽENÝRSKÝCH SÍTÍ OD JEHO SPRÁVCE, KTERÉ SE V DÁNÉ LOKALITĚ NACHÁZÍ.

LEGENDA - NAVRHOVANÝ STAV:

- NAVRHOVANÝ STAV
- NOVÉ DRENÁŽNÍ POTRUBÍ
- VODOROVNÉ DOPRAVNÍ ZNAČENÍ
- OBVOD STAVENISŤE
- NÁVRH DOPRAVNÍHO ZNAČENÍ



SOUŘADNICOVÝ SYSTÉM: JTSK
VÝŠKOVÝ SYSTÉM: BALT p.v.

Investor: MĚSTO CHOCEŇ Jungmannova 301 565 01 Choceň Tel: +420 465 461 911 E-mail: e-podatelna@chocov-mesto.cz	 Město Choceň	Generální projektant: PROJEKCE DOPRAVNÍCH STAVEB Radek Průdík, DiS. Loučky 33, 56301 Choceň IČ: 06400044, Nepláče DPH email: radek.prudik@gmail.com		Hlavní projektant: Radek Průdík, DiS. 
		Zodpovědný projektant: Radek Průdík, DiS. 		
		Technická kontrola: Zdeněk Kysilko, DiS. 		
		Číslo zakázky: 2025-005		
		Datum: 6/2025		
Akce: ulice Kaštanová, Choceň	Formát: 3 A4			
	Měřítko: 1:250			
	Supl. PD: DSP			
Profese: Dopravní stavby			Paré: Číslo přílohy: D.1.8.	
Obsah: SITUACE DOPRAVNÍHO ZNAČENÍ				